



Comune di Torrile

Provincia di Parma

E
Comune di Torrile
COPIA CONFORME ALL' ORIGINALE DIGITALE
Protocollo N.0001223/2025 del 27/01/2025
Firmatario: Andrea Trabucchi

POR-FESR 2014-2020 - PROGETTI DI RIQUALIFICAZIONE ENERGETICA NEGLI EDIFICI PUBBLICI E NELL'EDILIZIA RESIDENZIALE PUBBLICA - CONTRATTO DI RIGENERAZIONE URBANA REALIZZAZIONE DELLA STRATEGIA PER LA RIGENERAZIONE URBANA DENOMINATA "RIQUALIFICAZIONE URBANA DEL SISTEMA INSEDIATIVO CENTRALE DI SAN POLO - ZONA EX SCUOLE - EDIFICIO EX SCUOLA MEDIA" -
CUP: F55F17000000007

OPERE EDILI ED IMPIANTISTICHE DI COMPLETAMENTO DEGLI STRALCI DENOMINATI "CORPO B" E "CORPO C"

SINDACO: Alessandro Fadda

PROGETTO ESECUTIVO **Impianti elettrici – Elaborati grafici**

RESPONSABILE DI PROCEDIMENTO

arch. Lucia Bortesi

PROGETTAZIONE

arch. Lucio Serpagli - capogruppo

progettazione architettonica, DL e sicurezza (CSP+CSE)

arch. Marcello Pagani


attività di supporto alla progettazione e DL

ing. Andrea Trabucchi


progettazione impianti idrici, elettrici, termici e DL

ing. Fabio Tosti


prevenzione incendio

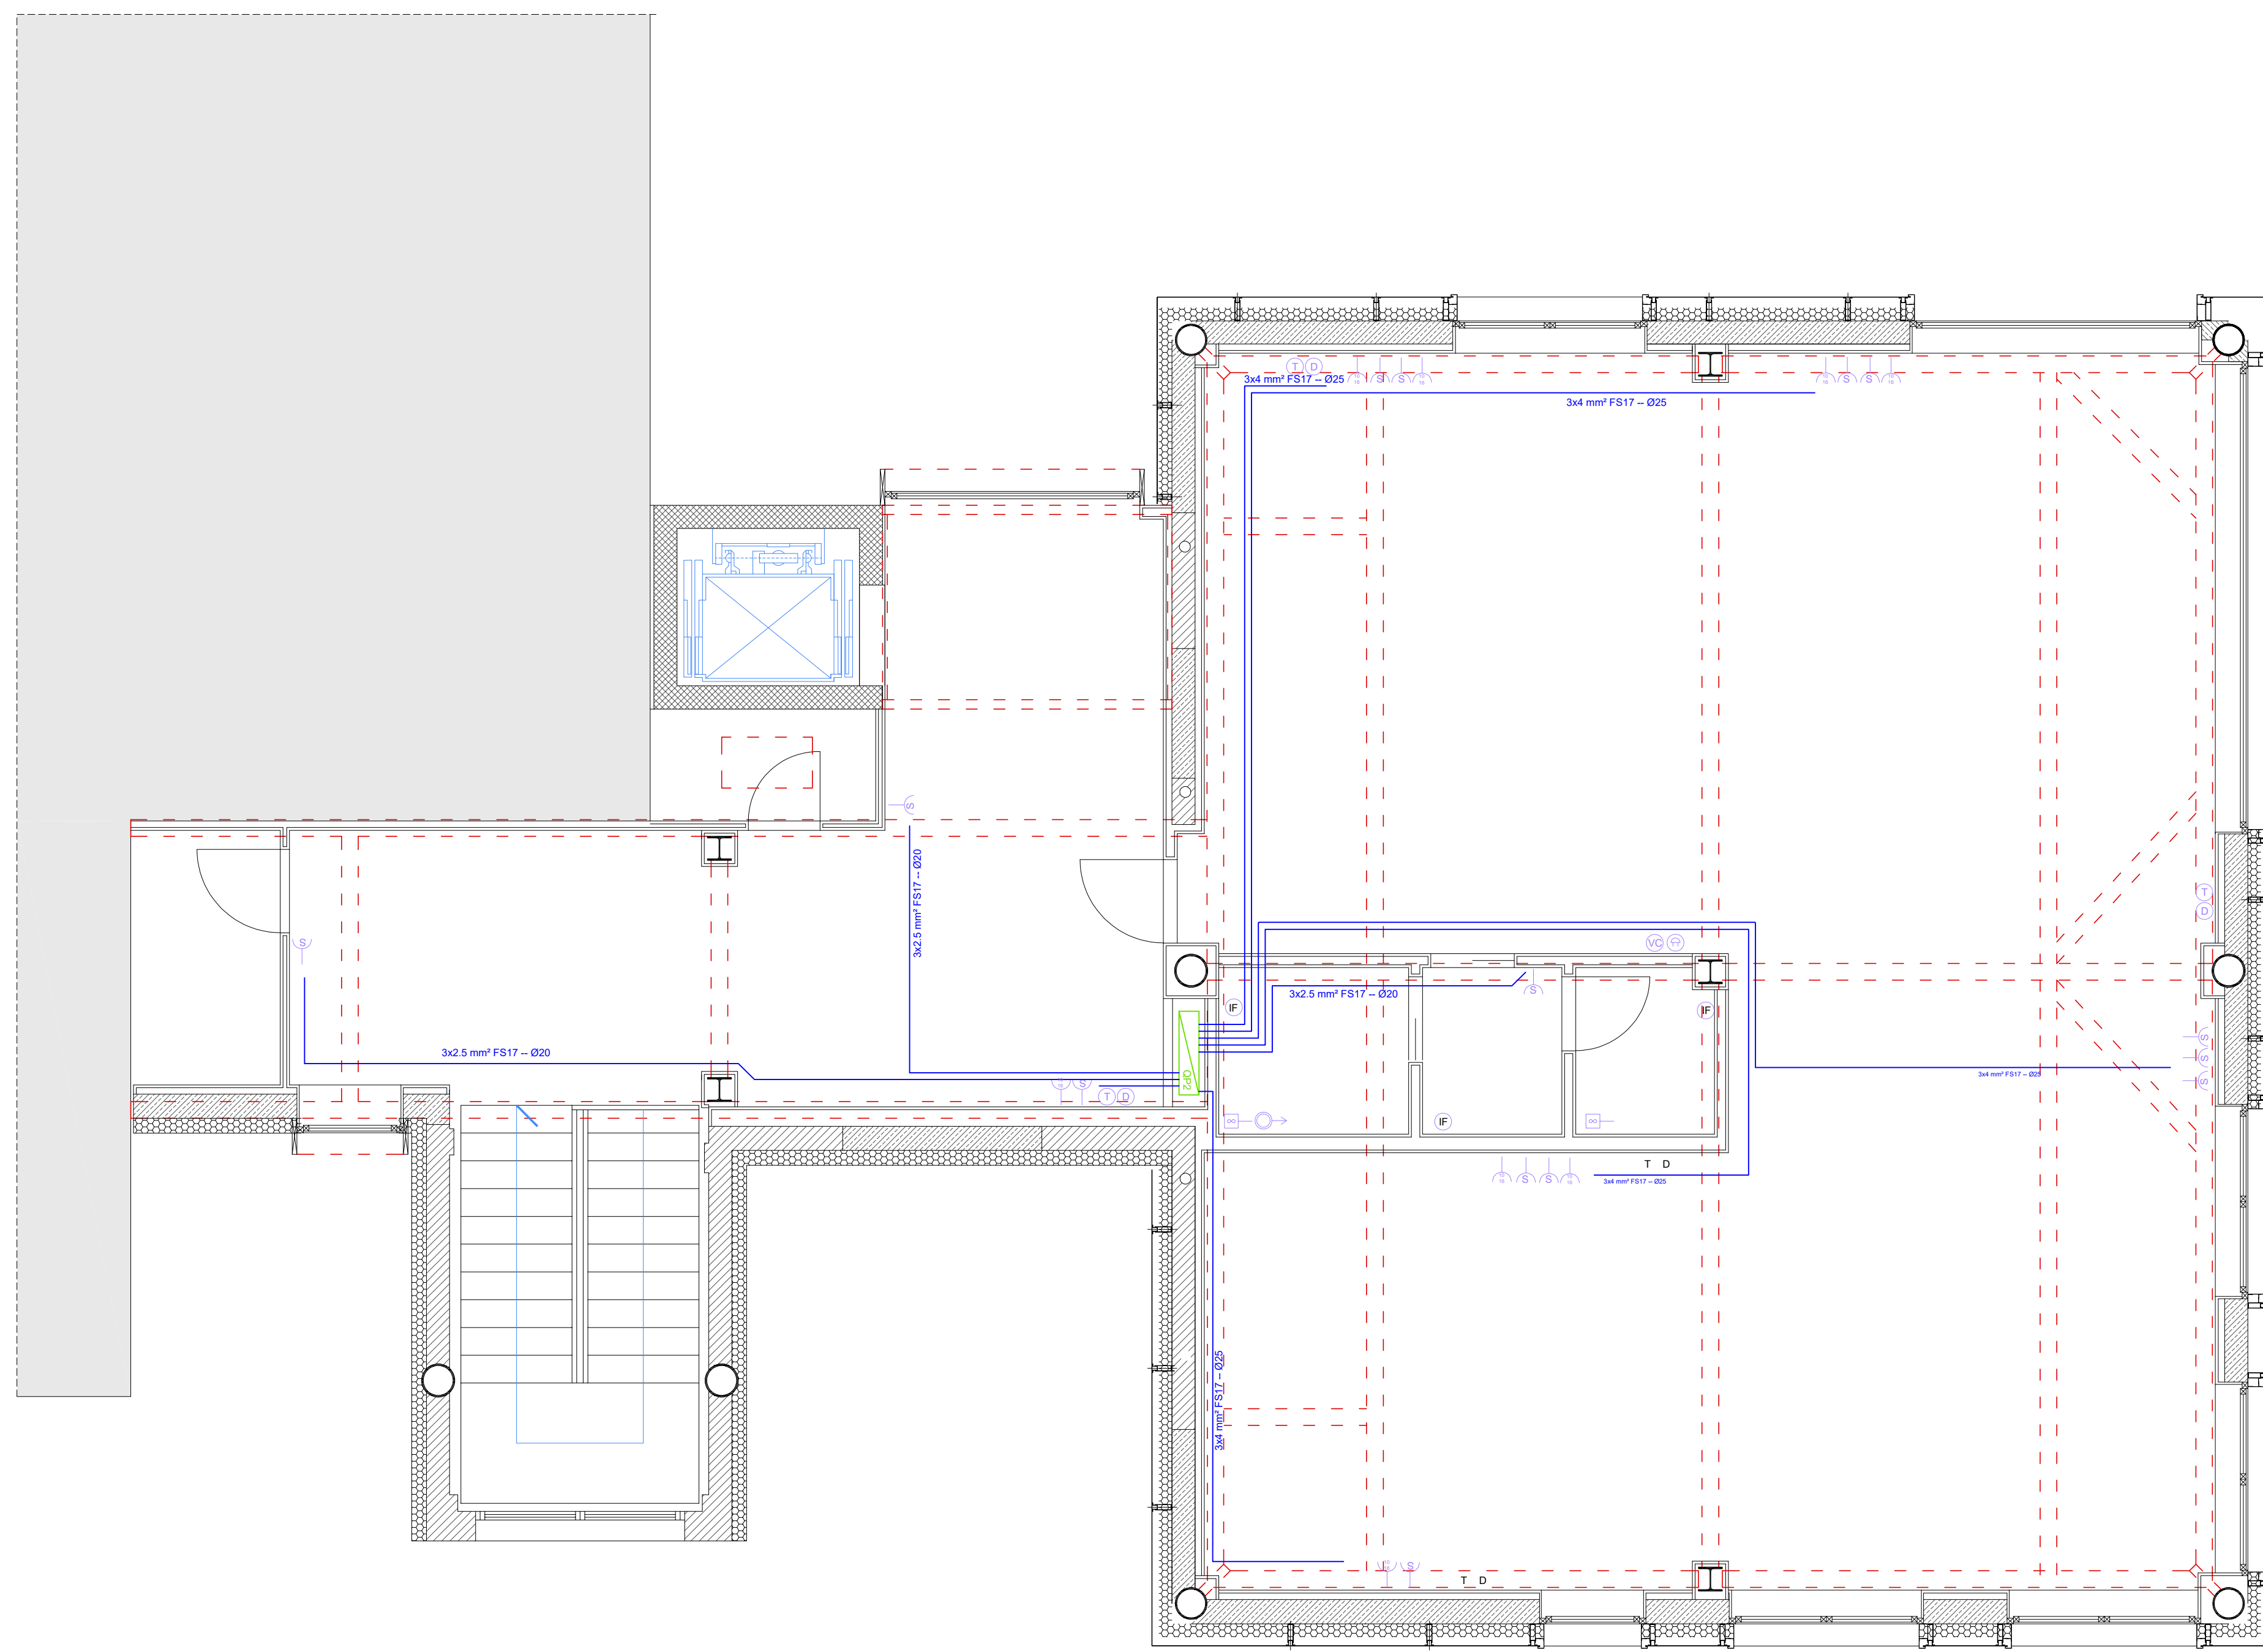

Stato di progetto - pianta piano secondo

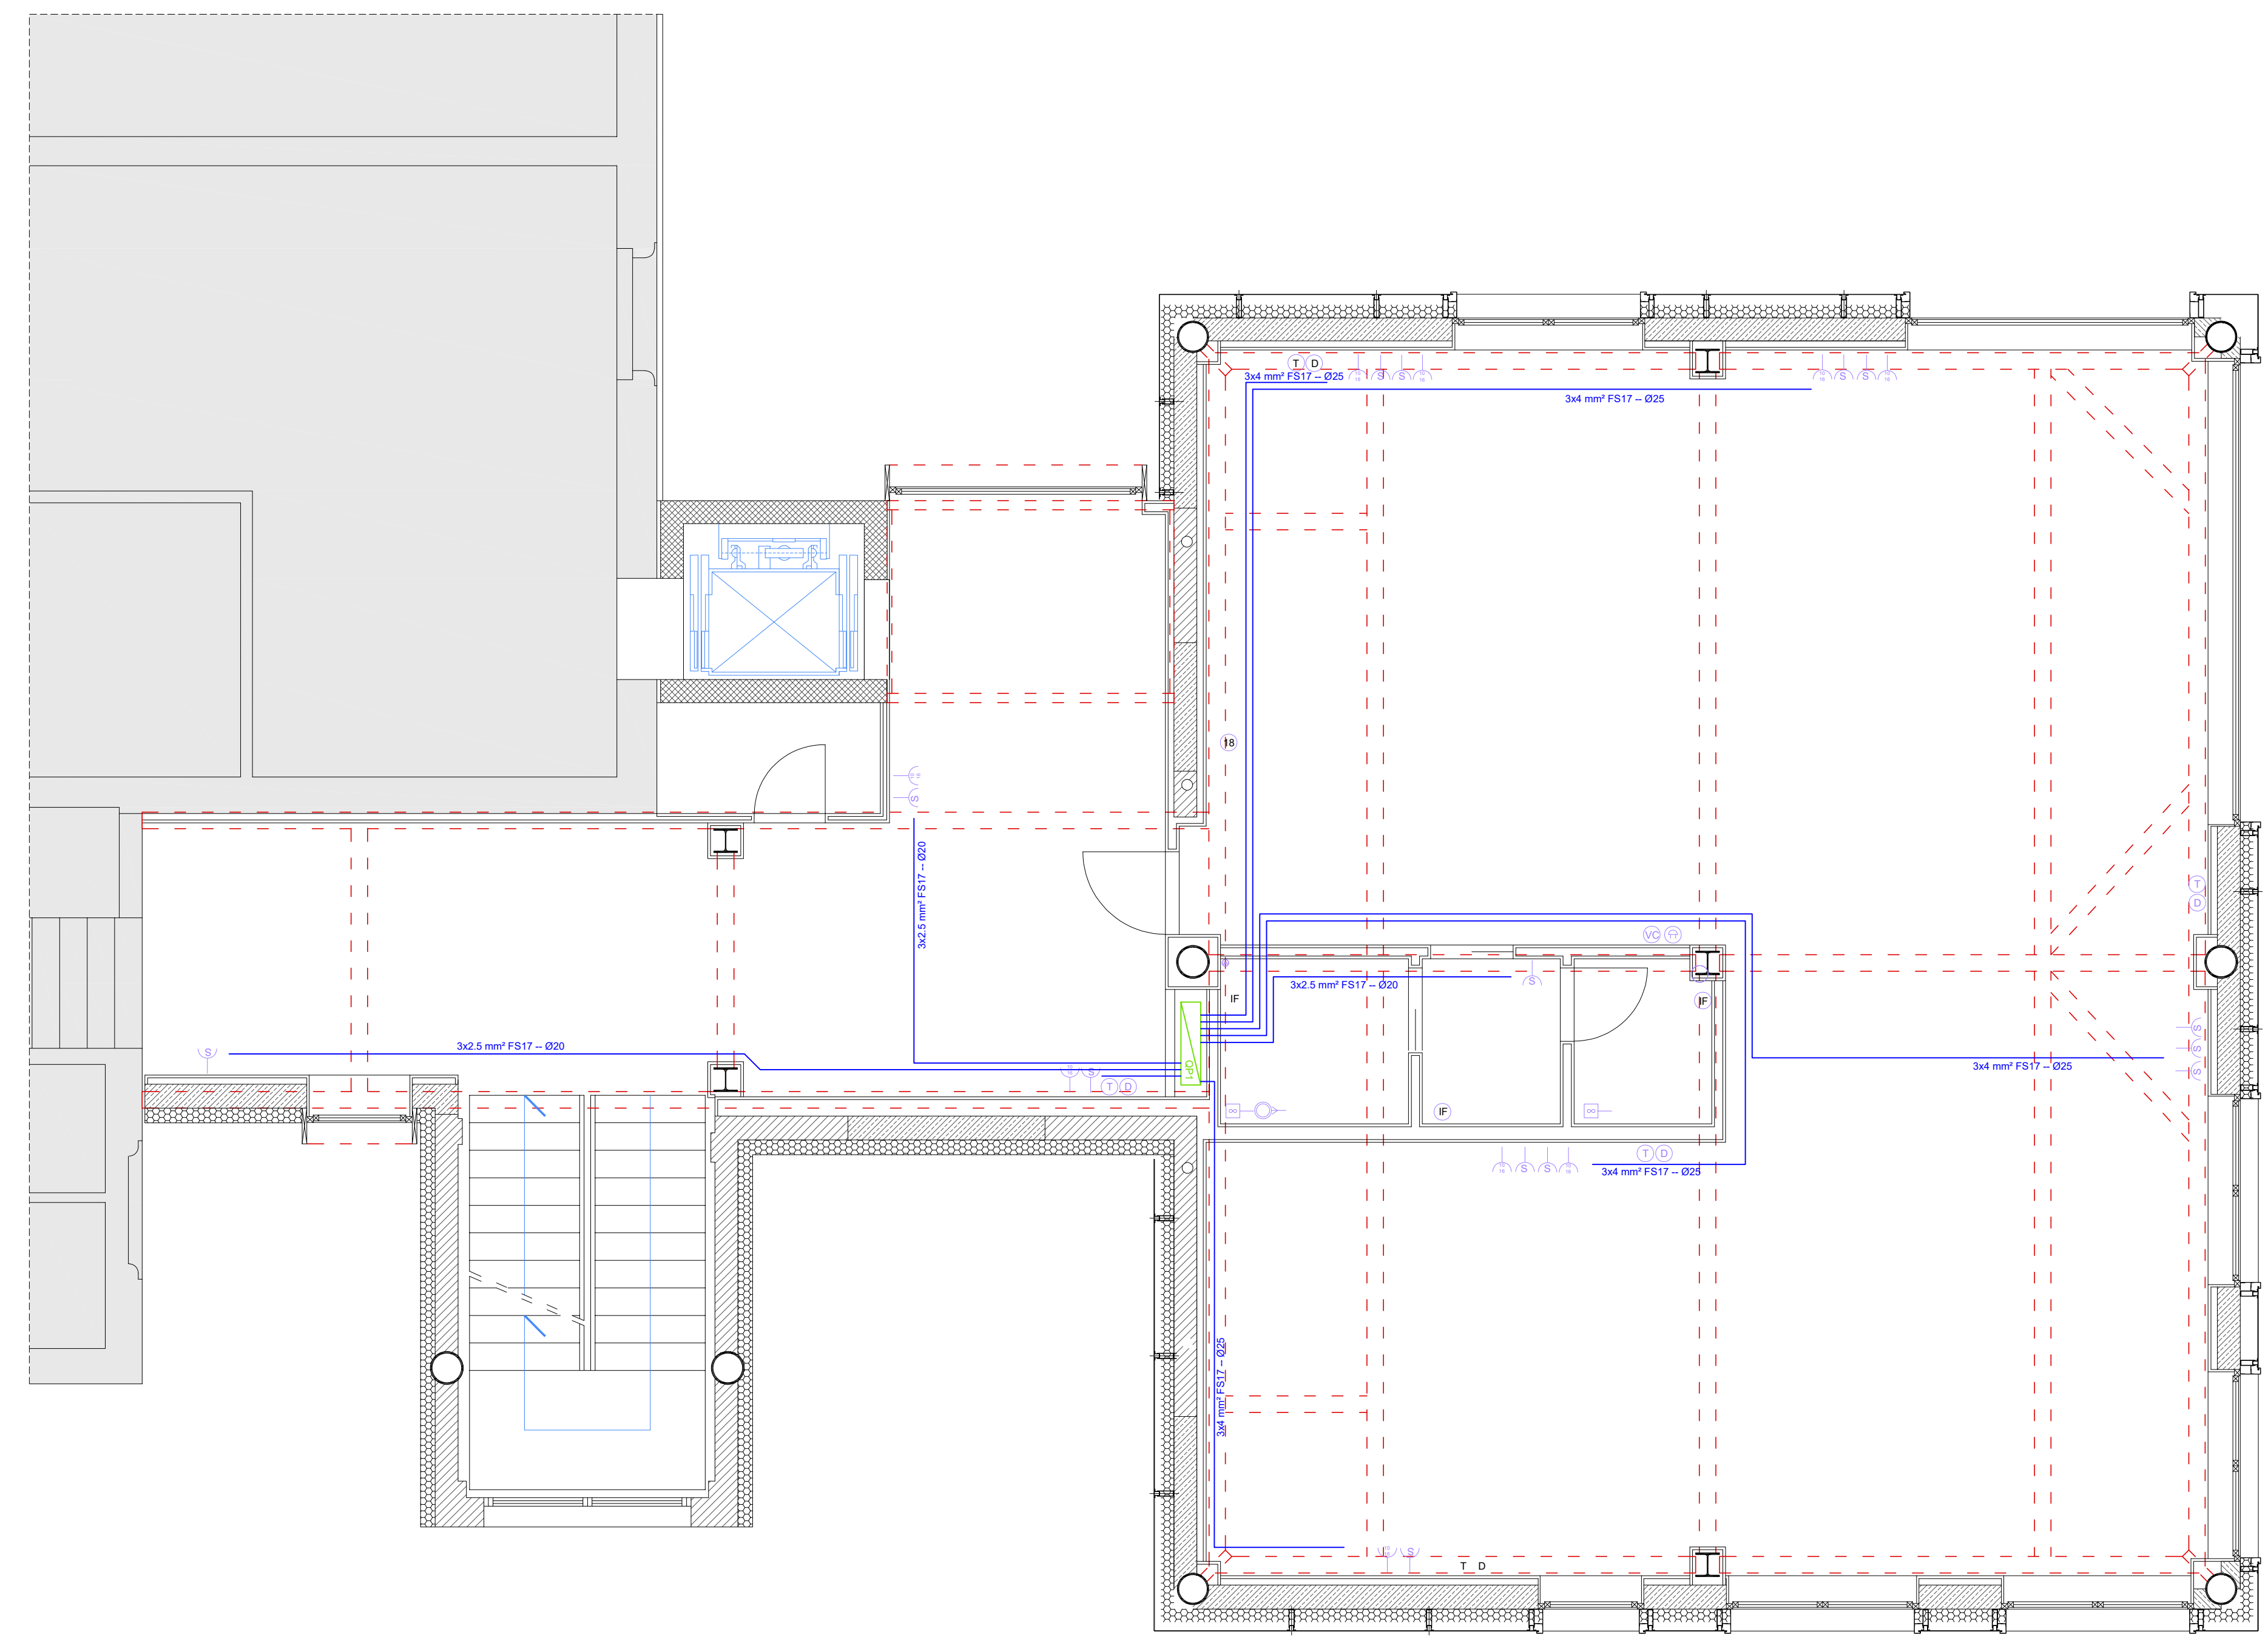

Stato di progetto - pianta piano primo

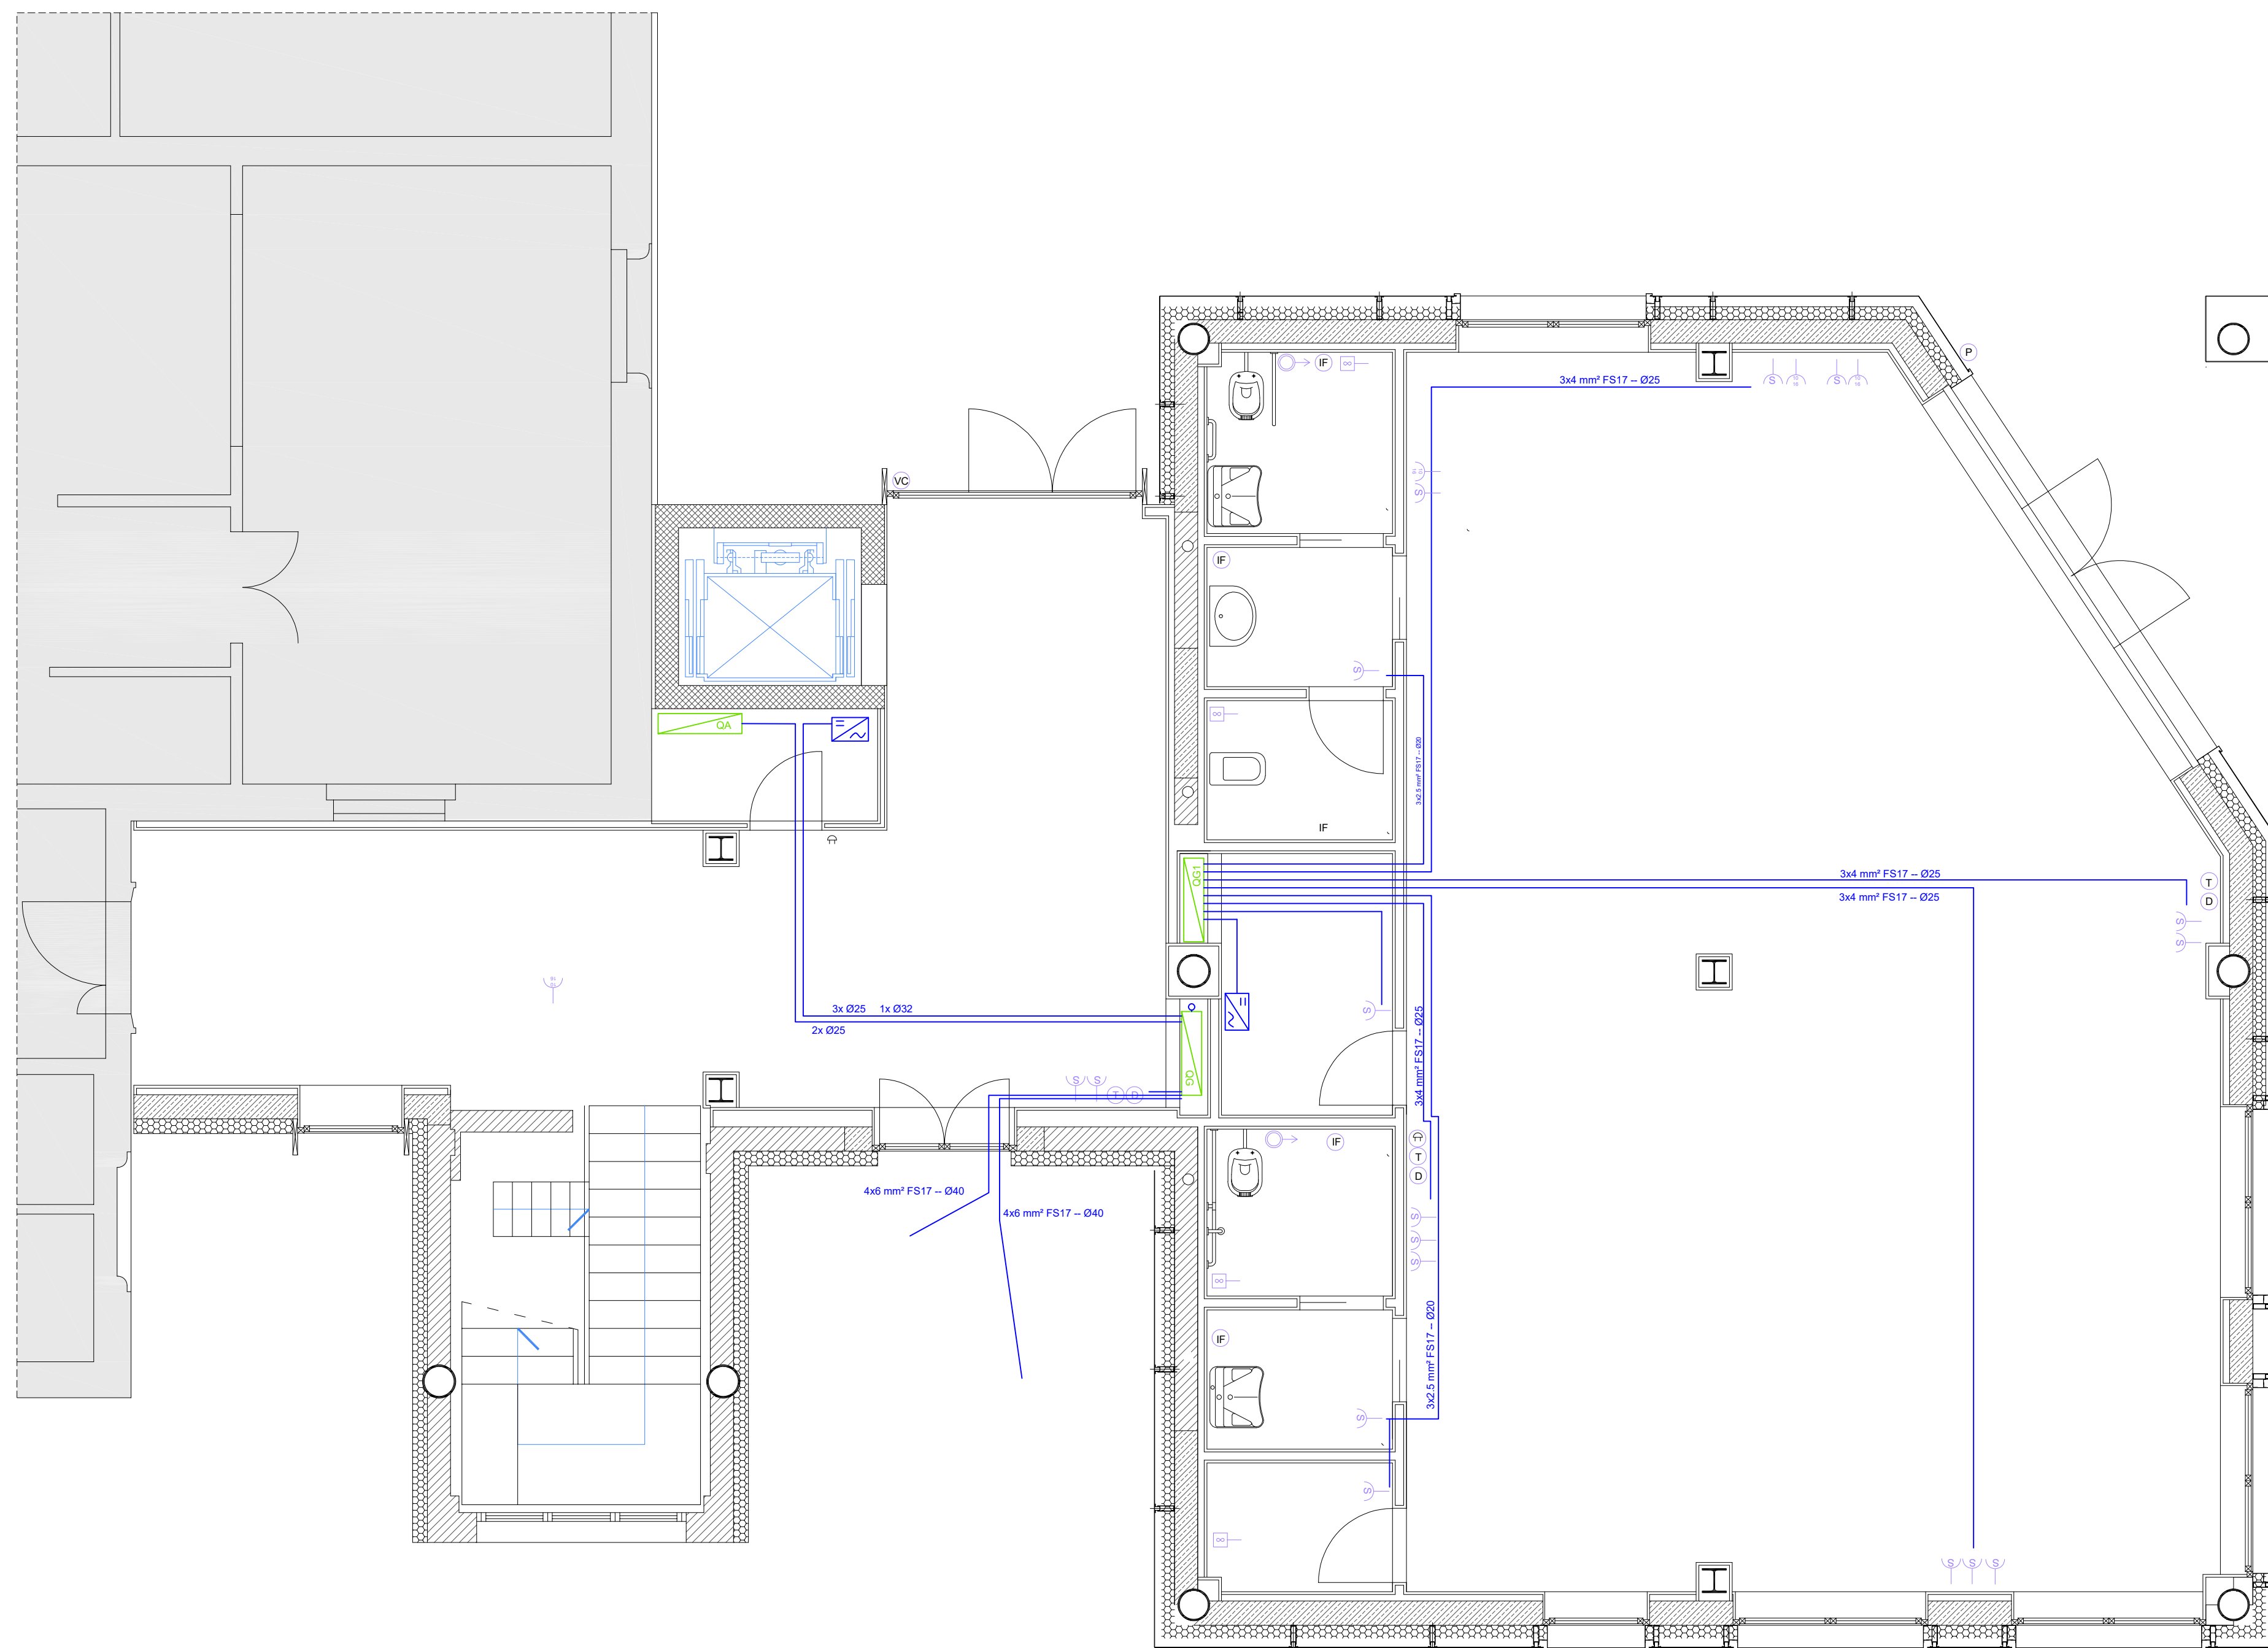

Stato di progetto - pianta piano terra

LEGGENDA

- | | | |
|--|--|------------------------|
| 001 - Presa a linea RJ11 cavo 2x0.8 mm² di locale deposito | 006 - Sensore infrarossi per accensioni automatiche | 011 - Quadro elettrico |
| 002 - Presa a linea dati RJ45 cavo cat.7, di locale deposito | 007 - Pulsante a tirante per richiesta assistenza | 012 - Presa 16 x 10 |
| 003 - Videocitofono | 008 - Presa Shuko 16 x 10 | 013 - Campanello |
| 004 - Pannello di regolazione della climatizzazione remoto | 009 - Inverter impianto fotovoltaico con quadri di stringa | |
| 005 - Suoneria | 010 - Aspiratore | |

COMUNE DI TORRILE
Provincia di Parma



POR-FESR 2014-2020 - PROGETTI DI RIQUALIFICAZIONE ENERGETICA NEGLI EDIFICI PUBBLICI E NELL'EDILIZIA RESIDENZIALE PUBBLICA - CONTRATTO DI RIGENERAZIONE URBANA REALIZZAZIONE DELLA STRATEGIA PER LA RIGENERAZIONE URBANA DENOMINATA "RIQUALIFICAZIONE URBANA DEL SISTEMA INSERDIAATIVO CENTRALE DI SAN POLO - ZONA EX SCUOLE - EDIFICIO EX SCUOLA MEDIA" CUP F55F17000000007

OPERE EDILI ED IMPIANTISTICHE DI COMPLETAMENTO DEGLI STRALCI DENOMINATI "CORPO B" E "CORPO C"

SINDACO: Alessandro Fadda

PROGETTO ESECUTIVO
Corpo B e C


RESPONSABILE DI PROCEDIMENTO
arch. Lucia Bortesi

PROGETTAZIONE
arch. Lucio Serragli - capogruppo
progettazione architettonica, DL e sicurezza (CSP+CSE)
arch. Marcello Pagani
attività di supporto alla progettazione e DL
ing. Andrea Trabucchi
progettazione impianti idrici, elettrici, termici e DL
ing. Fabio Tosti
prevenzione incendi


IE: FORZA MOTRICE E IMPIANTI SPECIALI
piani piano terra, primo e secondo

Data: dic. 2024 Scala: 1:50 Emissione: 001
Tavola:

N.B. tutti i materiali devono rispettare i requisiti CAM

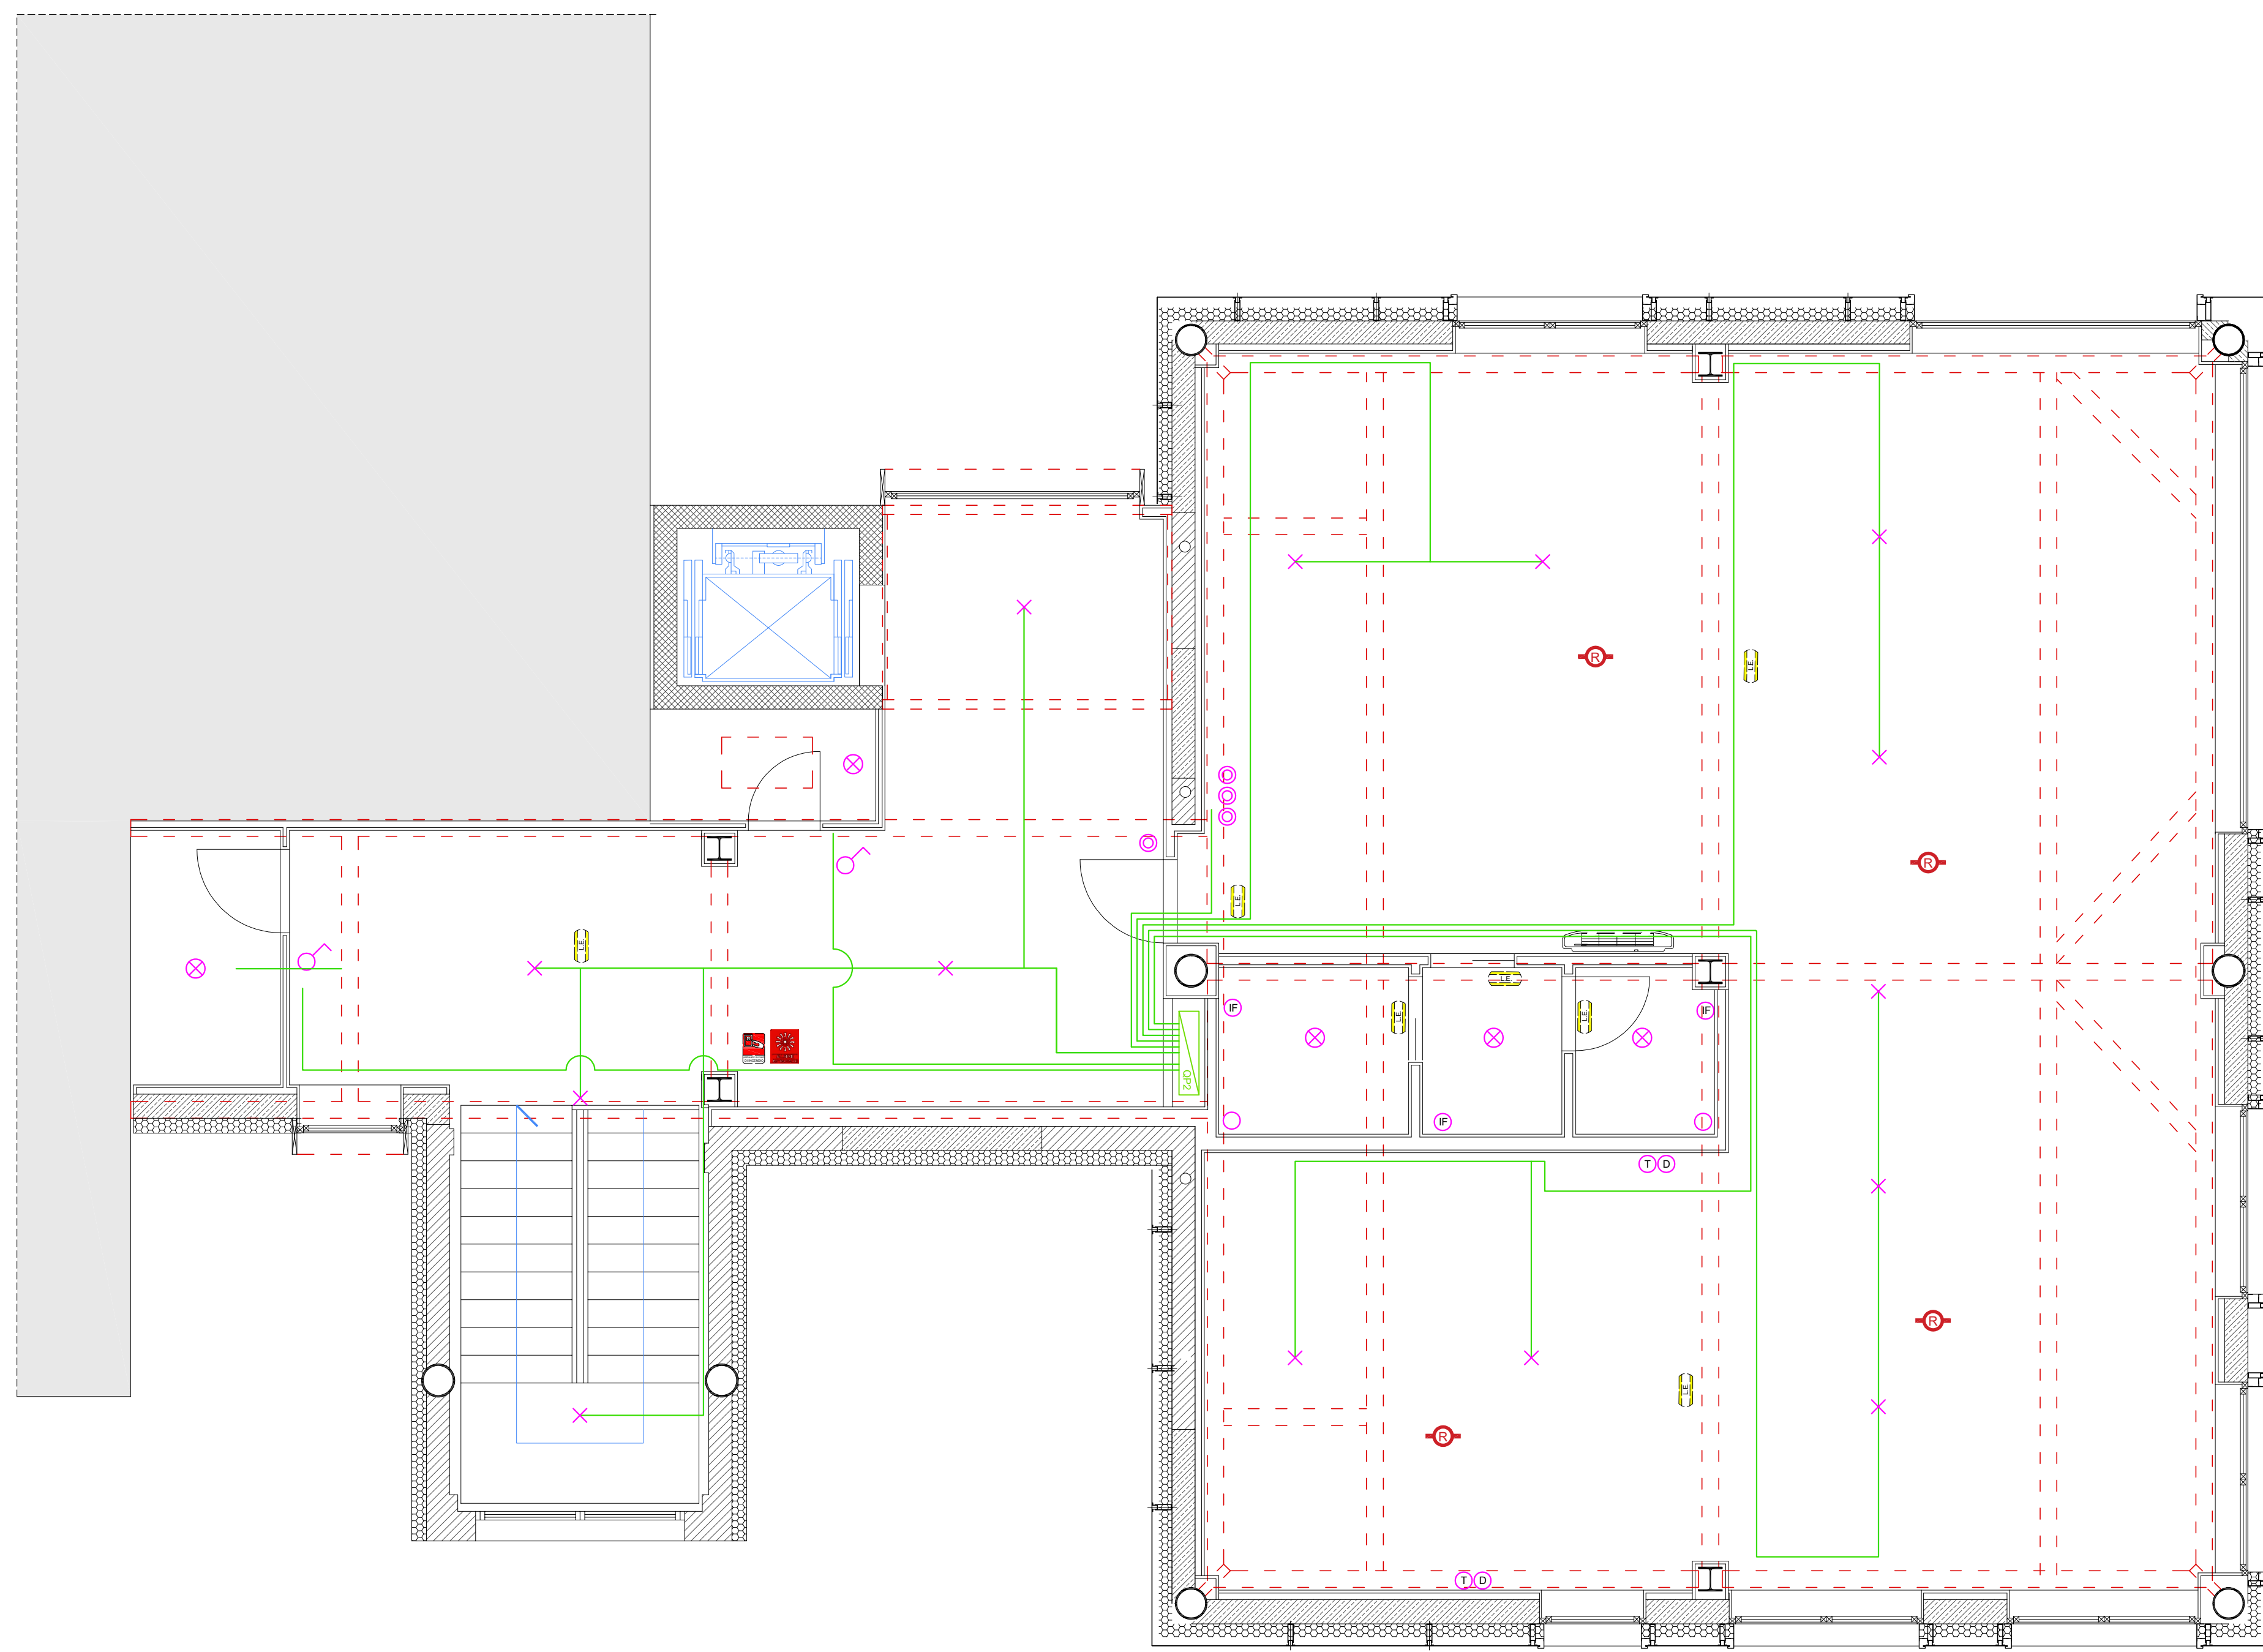

Stato di progetto - pianta piano secondo

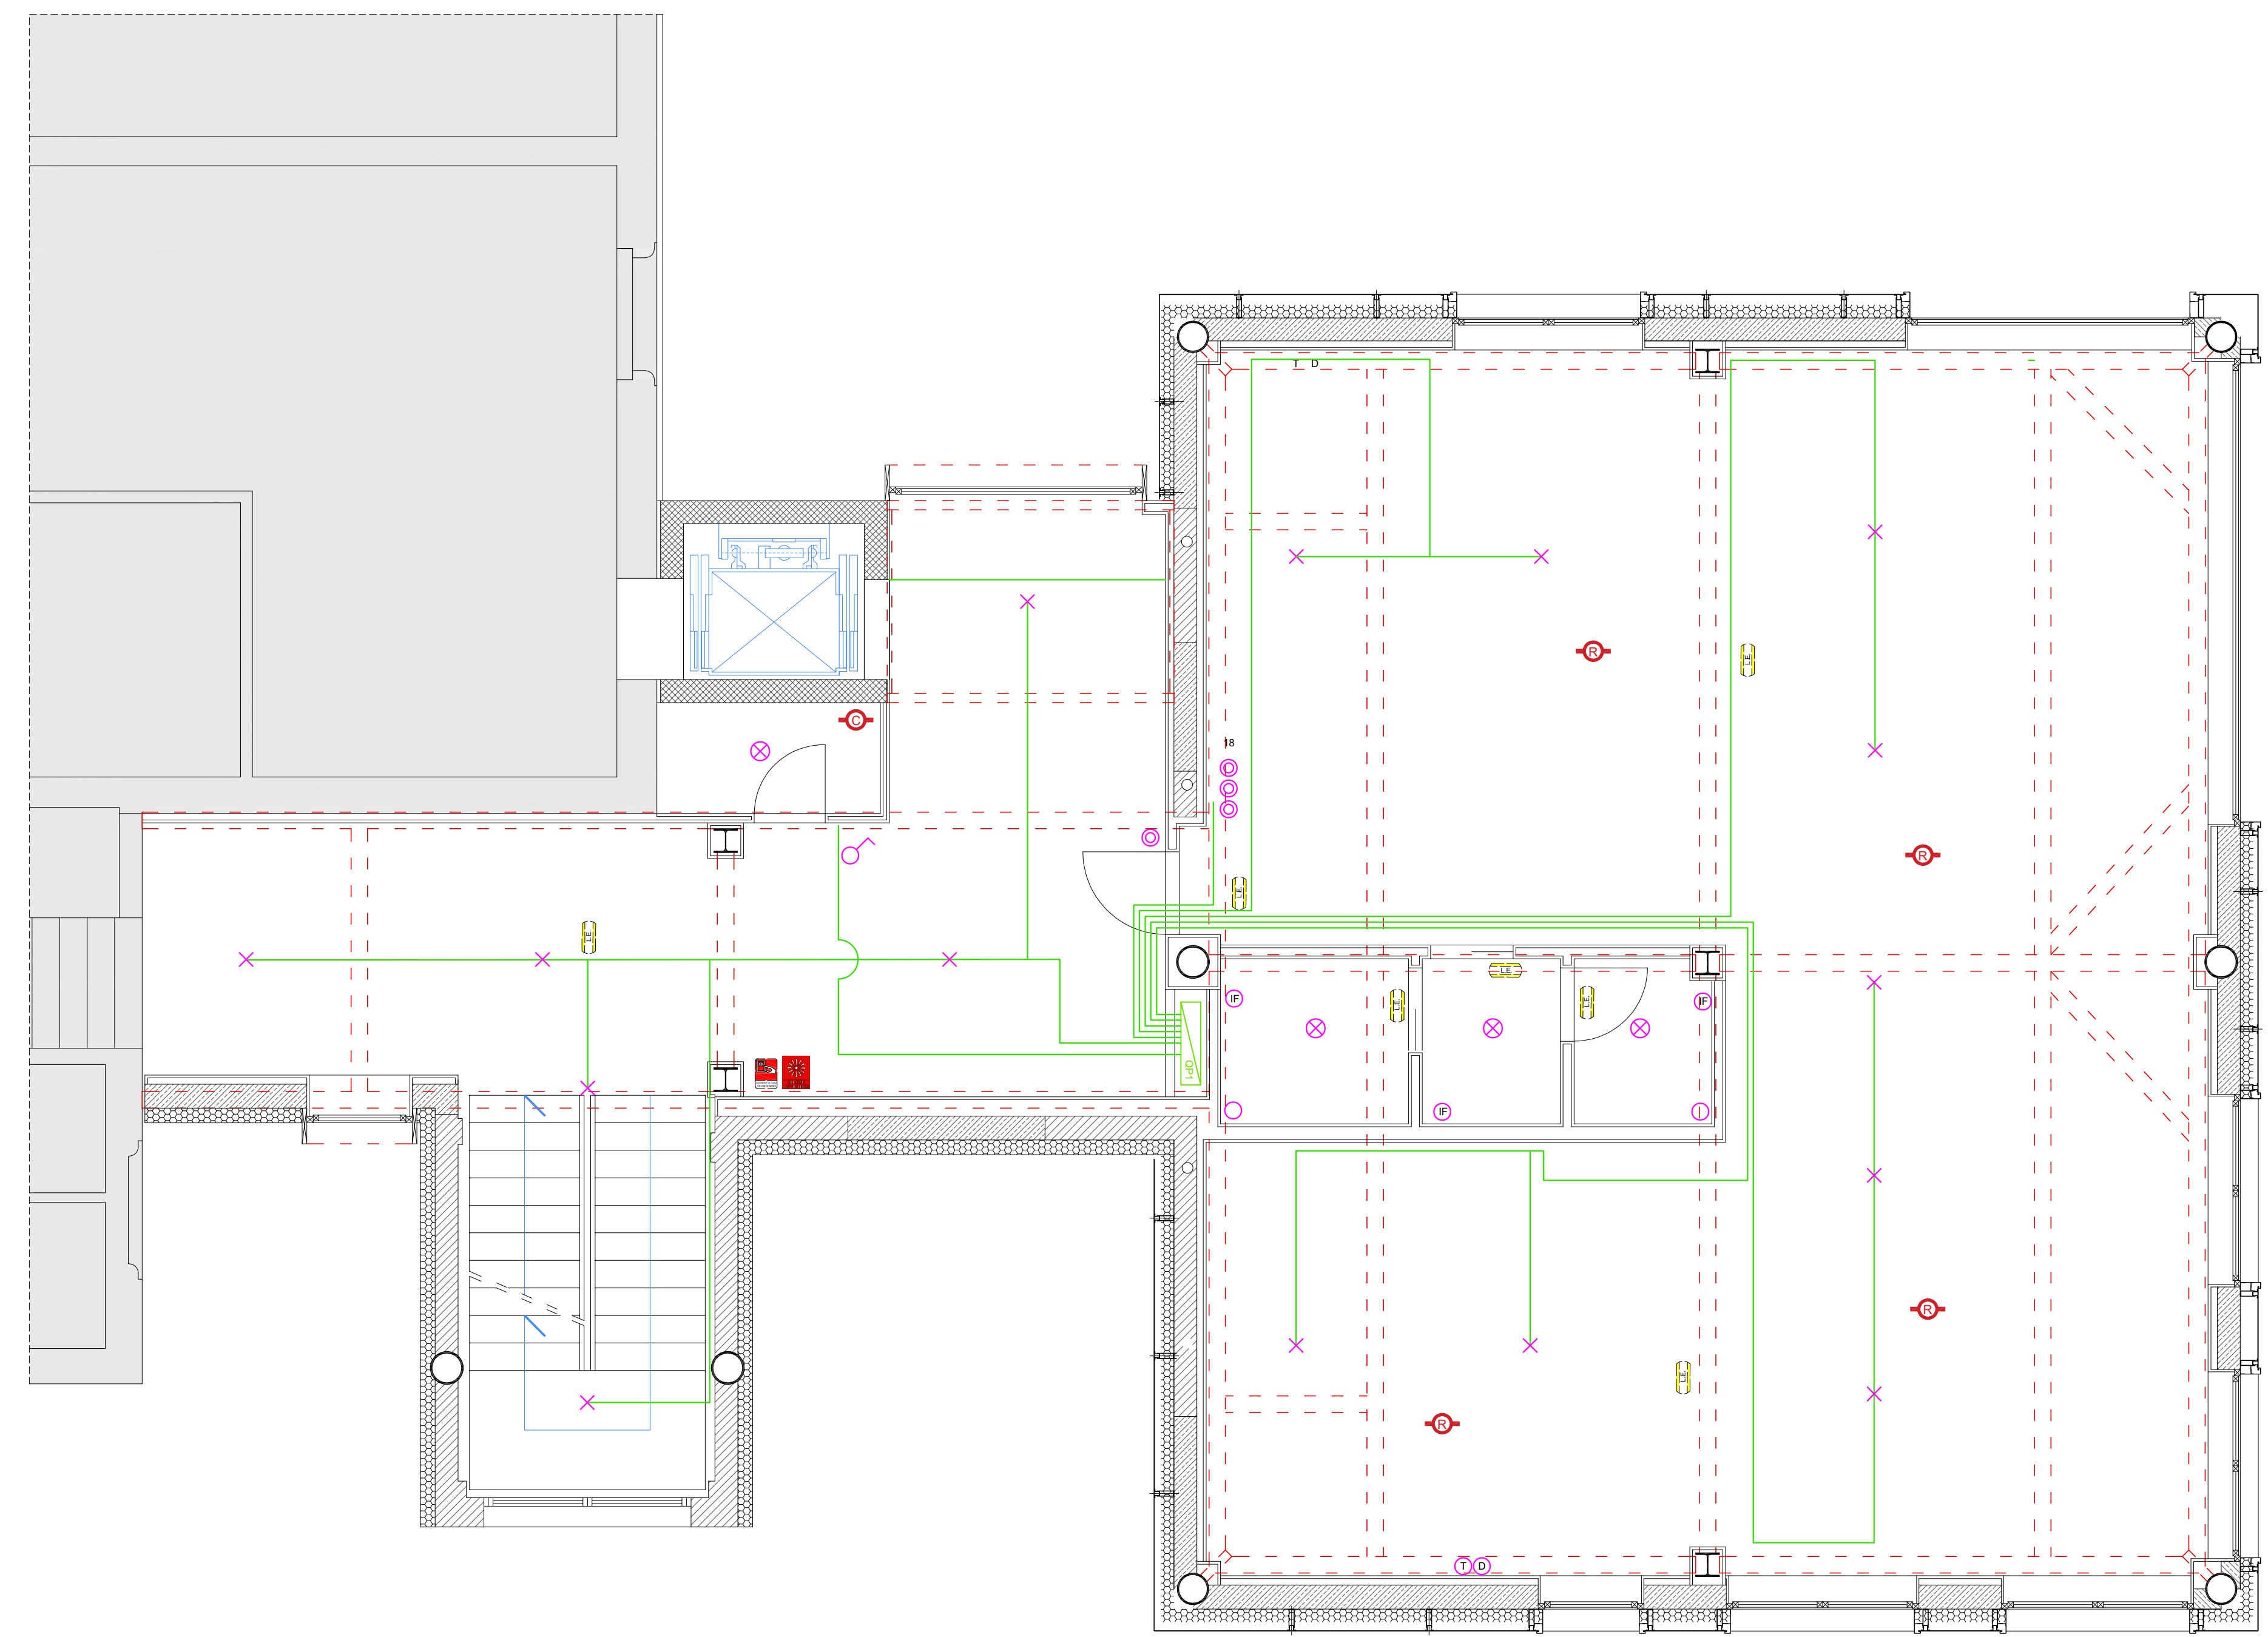

Stato di progetto - pianta piano primo



Stato di progetto - pianta piano terra

LEGENDA

- | | | | | | |
|--|--|--|--|--|-------------------------------------|
| | 001 - Pulsante | | 005 - Lampada di emergenza 500 lm | | 009 - Sirena di allarme antincendio |
| | 002 - Interruttore | | 006 - Pulsante allarme antincendio | | 007 - Rivelatore di fumo |
| | 003 - Plafoniera 37 W con ottica darklight | | 008 - Centrale antincendio: collegamento di tutti i sensori in 1 loop entra esci | | |
| | 004 - Plafoniera tonda 18 W | | | | |

COMUNE DI TORRILE
Provincia di Parma



POR-FESR 2014-2020 - PROGETTI DI RIQUALIFICAZIONE ENERGETICA NEGLI EDIFICI PUBBLICI E NELL'EDILIZIA RESIDENZIALE PUBBLICA - CONTRATTO DI RIGENERAZIONE URBANA REALIZZAZIONE DELLA STRATEGIA PER LA RIGENERAZIONE URBANA DENOMINATA "RIQUALIFICAZIONE URBANA DEL SISTEMA INSERDIA TIVO CENTRALE DI SAN POLO - ZONA EX SCUOLE - EDIFICIO EX SCUOLA MEDIA" CUP F55F17000000007

OPERE EDILI ED IMPIANTISTICHE DI COMPLETAMENTO DEGLI STRALCI DENOMINATI "CORPO B" E "CORPO C"

SINDACO: Alessandro Fadda

PROGETTO ESECUTIVO
Corpo B e C

RESPONSABILE DI PROCEDIMENTO

arch. Lucia Bortesi
PROGETTAZIONE
arch. Lucio Serpagni - capogruppo
progettazione architettonica, DL e sicurezza (CSP+CSE)
arch. Marcello Pagani
attività di supporto alla progettazione e DL
ing. Andrea Trabucchi
progettazione impianti idrici, elettrici, termici e DL
ing. Fabio Tosti
prevenzione incendi

IE: ILLUMINAZIONE E RILEVAZIONE INCENDI
piani piano terra, primo e secondo

Data: dic. 2024 Scala: 1:50 Emissione: 001

Formato: A0 Tavola: 017